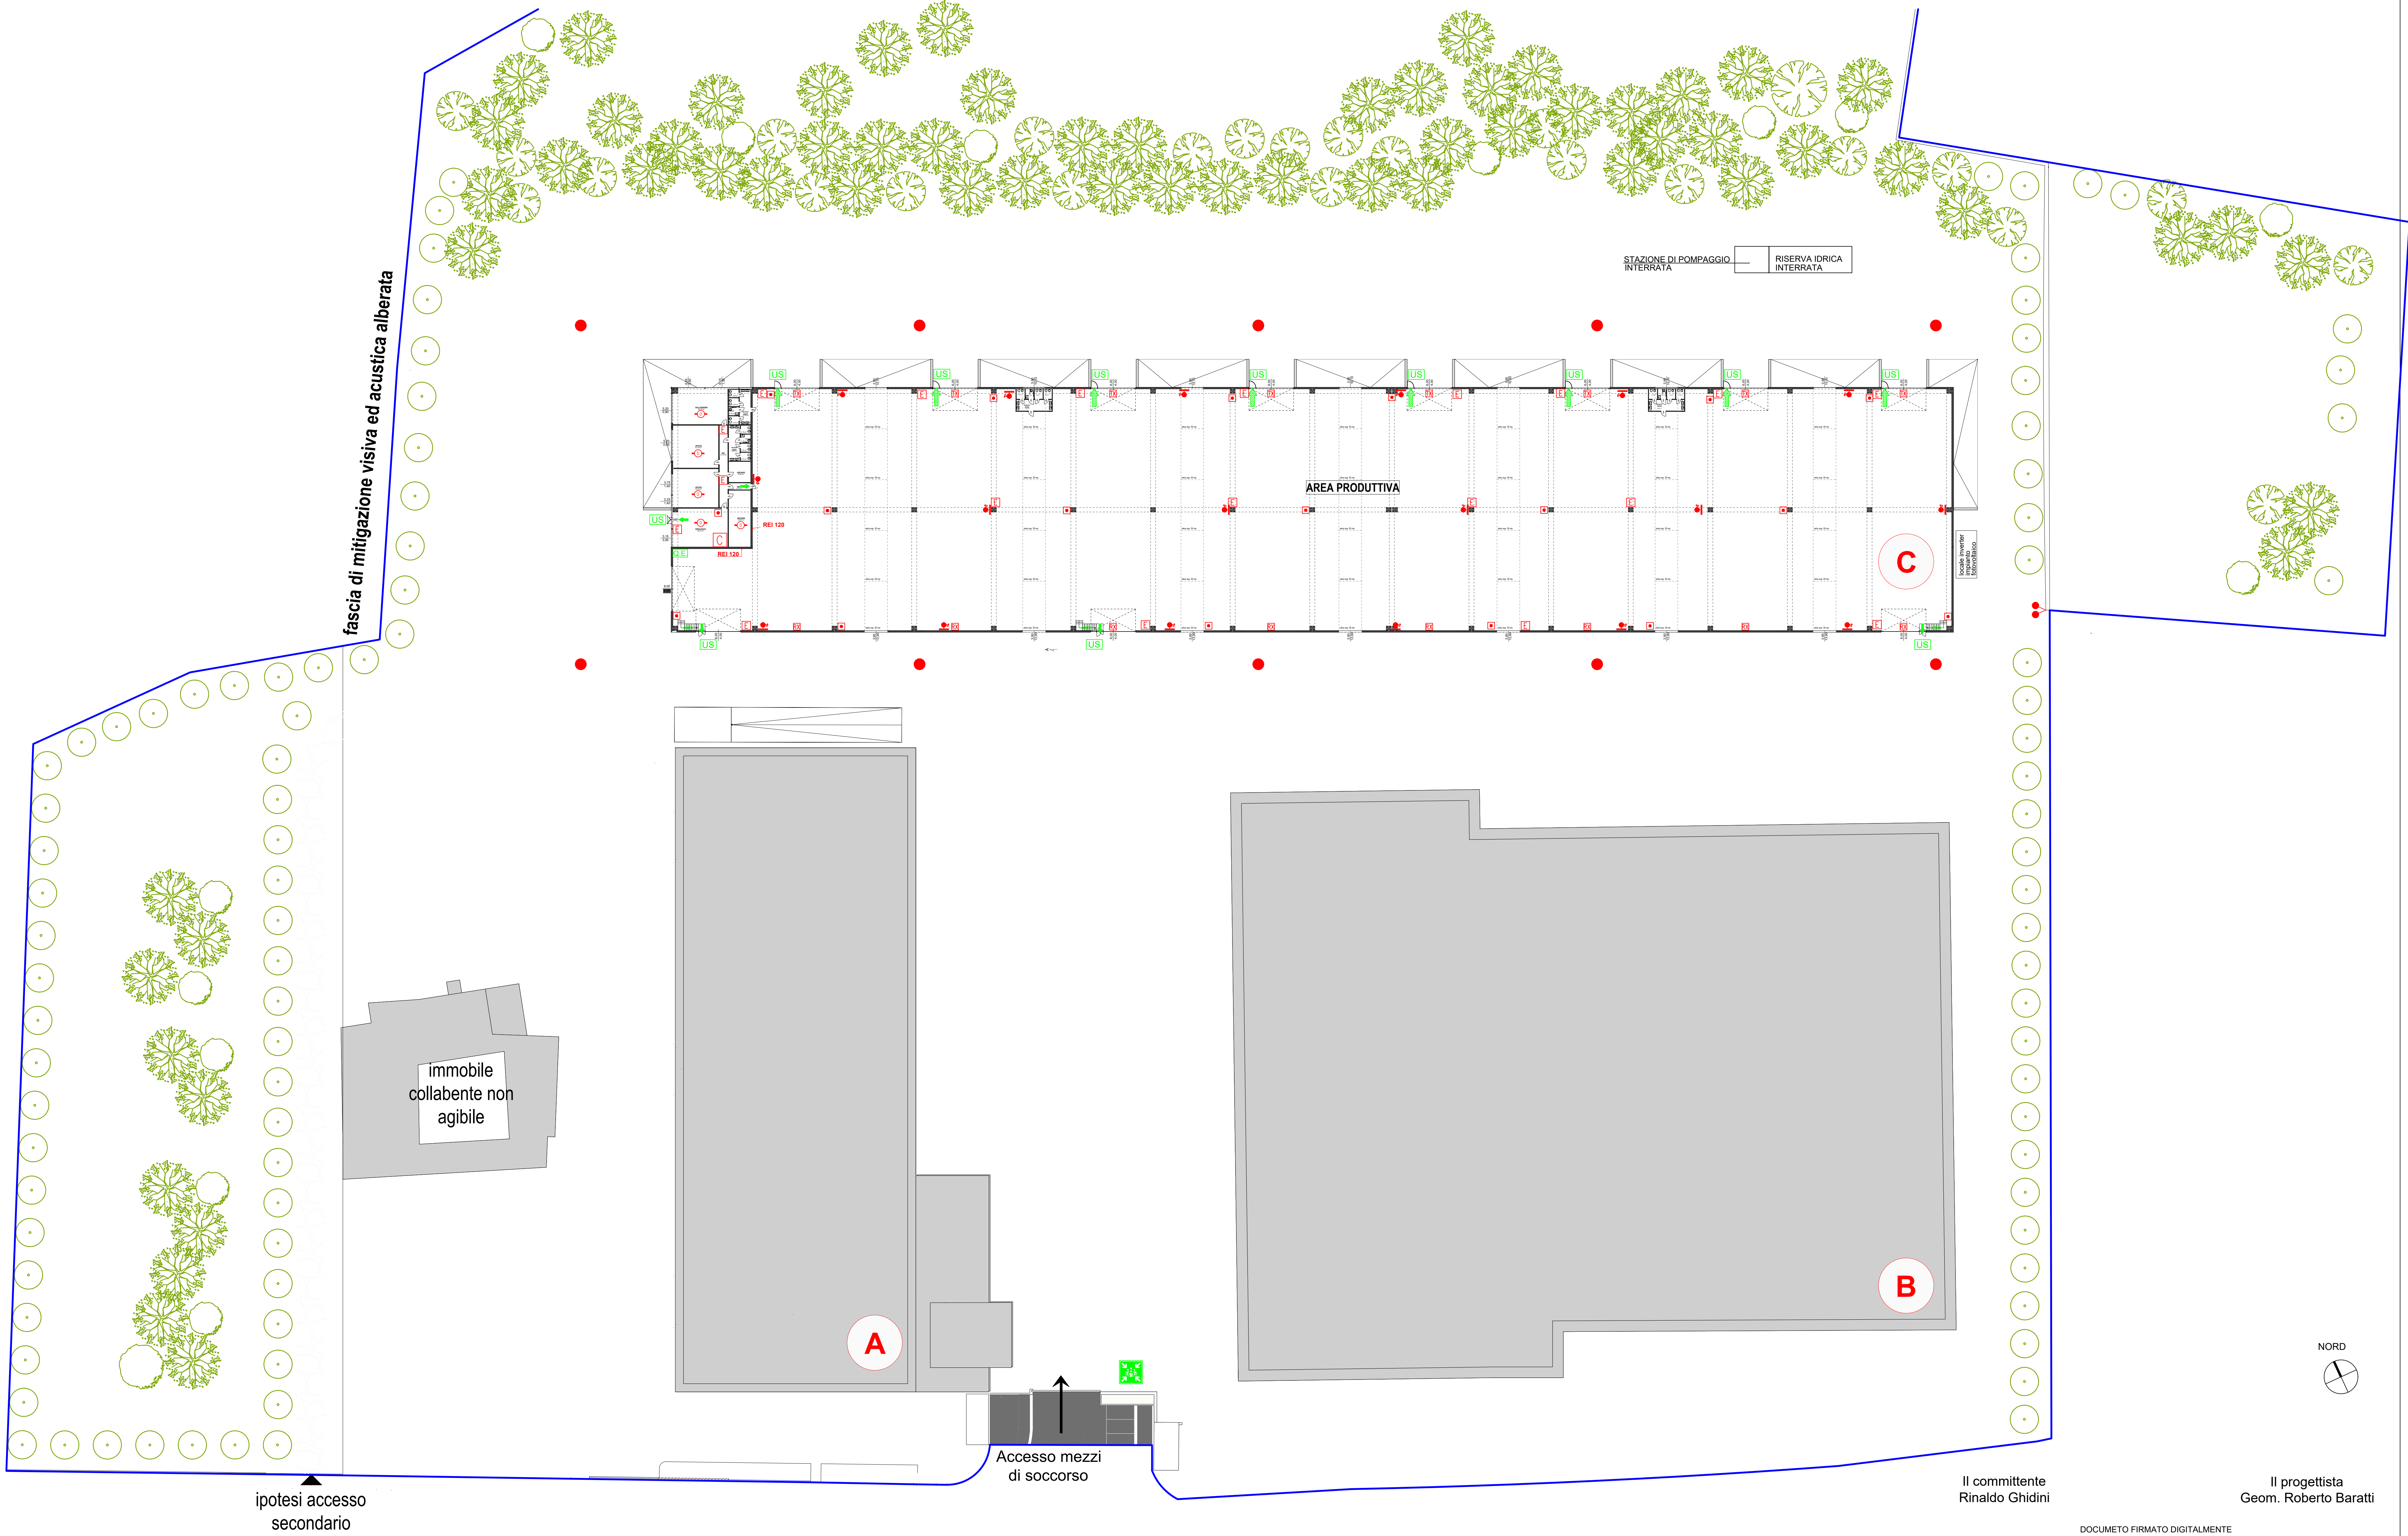


Il committente
Rinaldo Ghidini

Il progettista
Geom. Roberto Baratti

DOCUMENTO FIRMATO DIGITALMENTE

LEGENDA	
PERCORSO DI ESODO ORIZZONTALE	QUADRO ELETTRICO
PERCORSO DI ESODO VERSO IL BASSO	RILEVATORE LINEARE DI FUMO
PERCORSO D'EVACUAZIONE	CENTRALE ANTINCENDIO
USCITA DI SICUREZZA	ATTACCO MOTOPOMPA VVF
PUNTO DI RADUNO	IDRANTE SOPRASUOLO UNI 70
ESTINTORE CARRELLATO	IDRANTE SOTTOSUOLO UNI 70
ESTINTORE PORTATILE	IDRANTE A MURO CON TUBAZIONE FLESSIBILE E LANCIA UNI 45
RILEVATORE OTTICO A SOFFITTO	
PULSANTE AZIONAMENTO MANUALE DI ALLARME	

Provincia di Brescia		Comune di Brescia
SICURSTAR S.r.l. Via Rezzole n°25 25086 Rezzato (Bs) Tel. 030-2794125 email: info@sicurstar.it		
Committente:	DEPOSITI GHIDINI ROK S.r.l. Via Francesco Castagna, 2 25125 Brescia	Scale: 1:200 Data: 27/09/2024
Indirizzo attività:	Via Francesco Castagna, 2 25125 Brescia	
Oggetto:	Elaborato grafico allegato alla richiesta di valutazione progetto antincendio per la realizzazione di un nuovo capannone - Attività 70.2.C	Pratica: Agg: 02
Disegno:	Planimetria generale	Tav. 01