




PIANTA PIANO TERRA

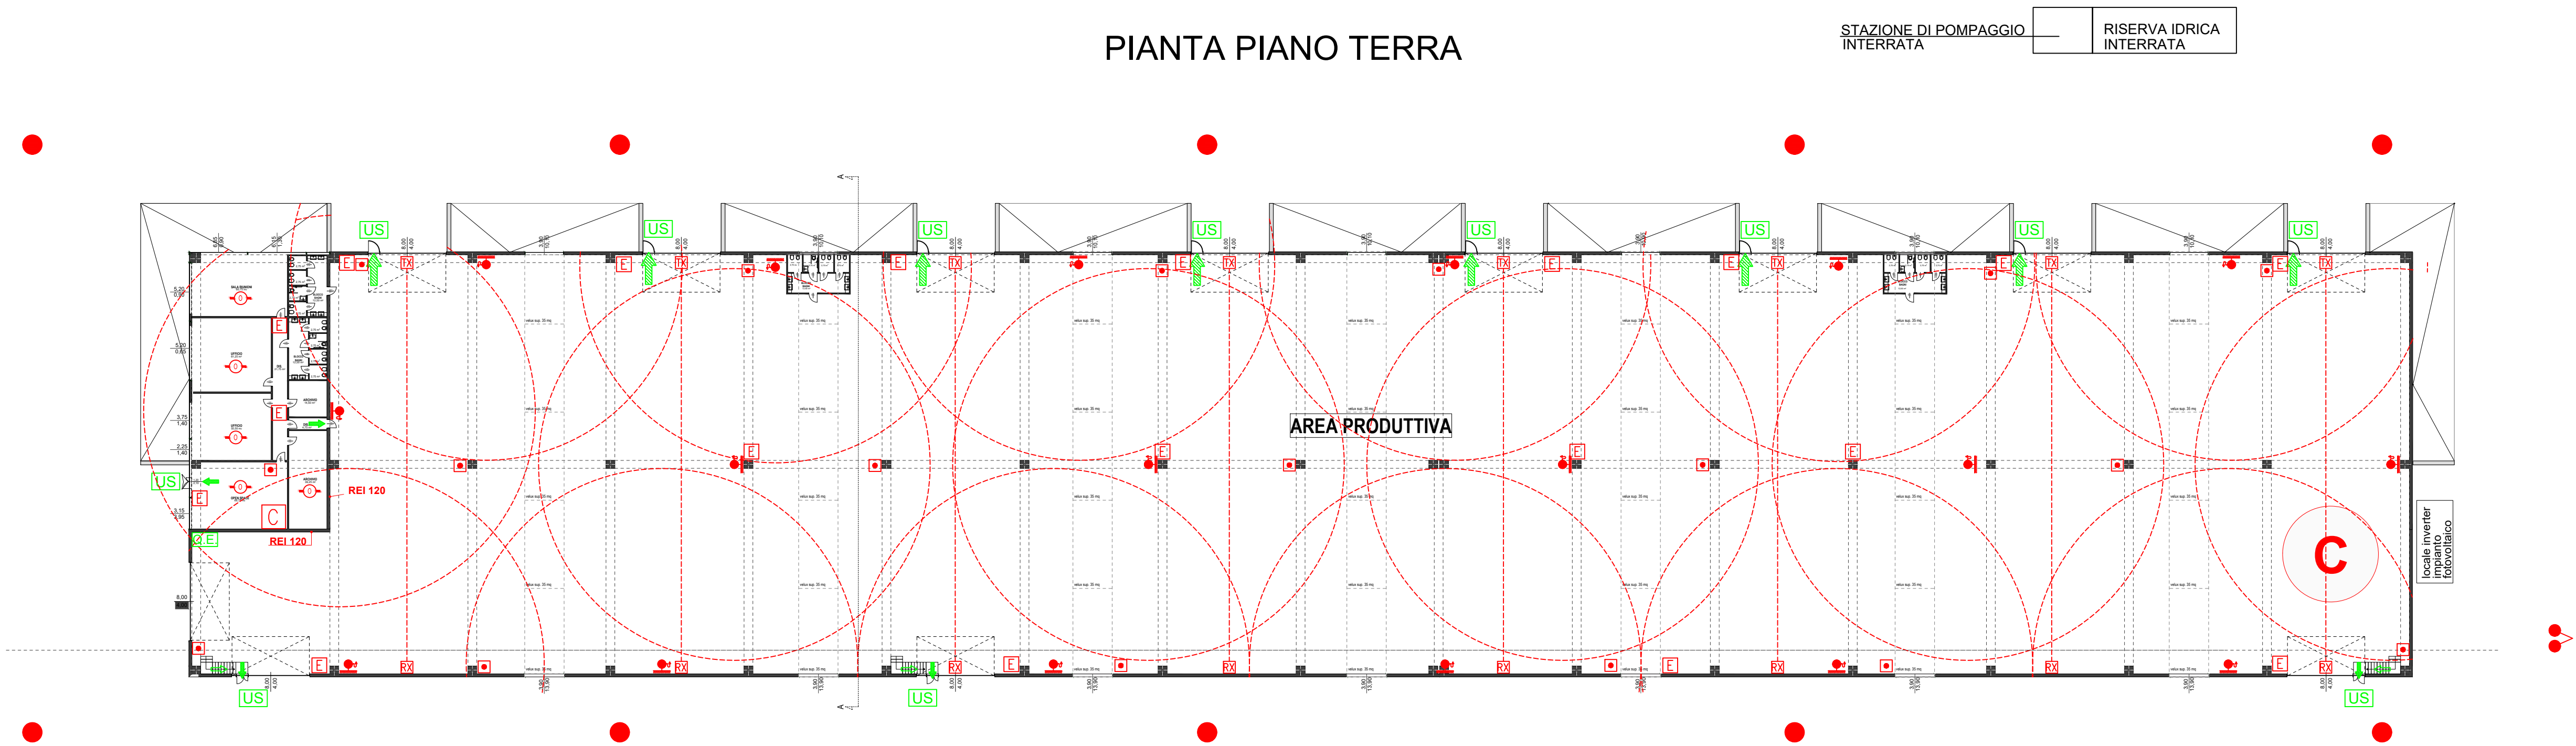


PIANTA COPERTURA

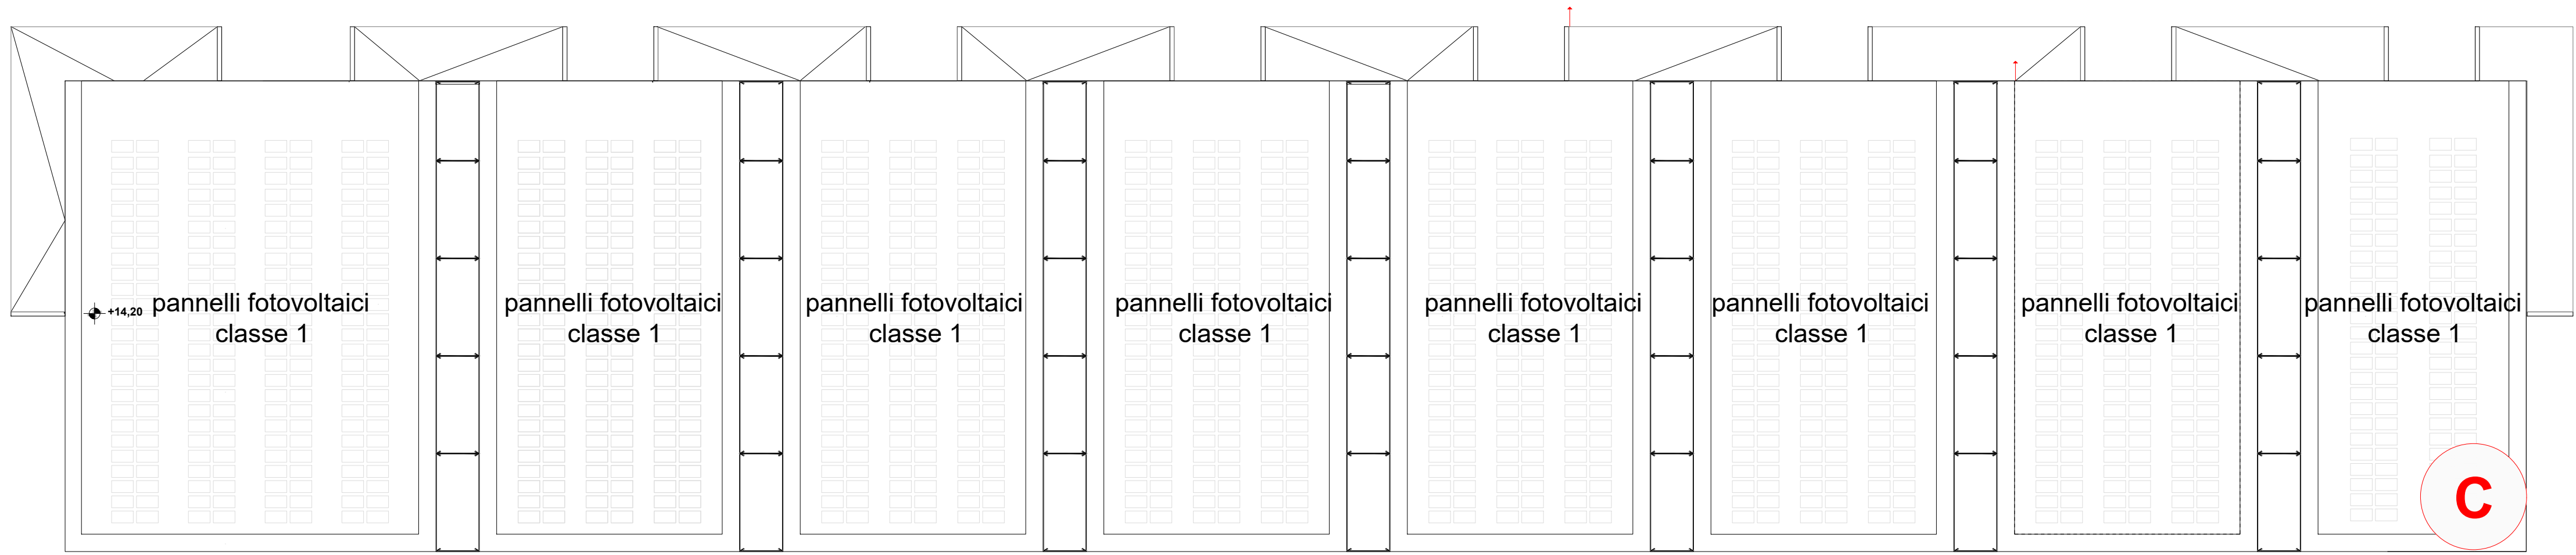


PROSPETTO NORD

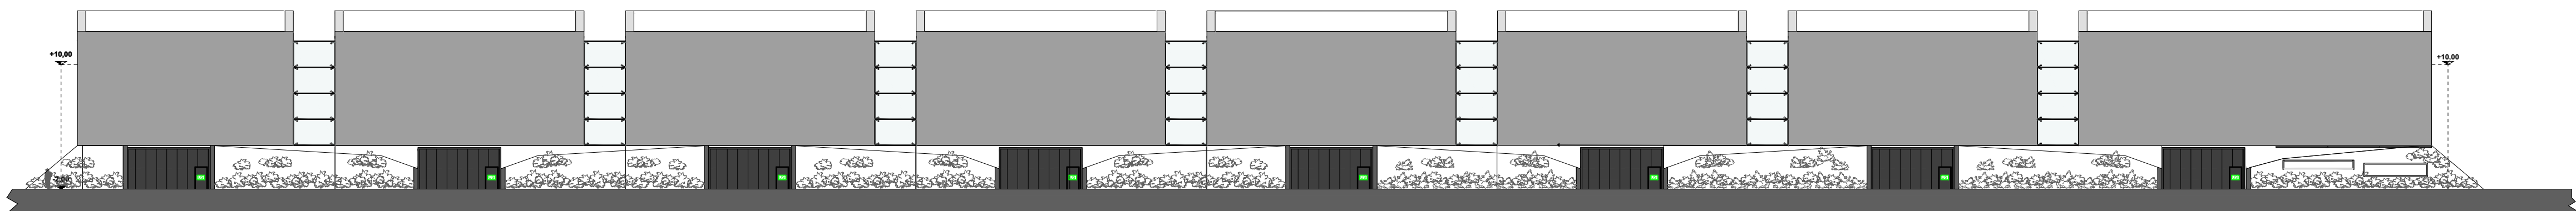

PROSPETTO SUD

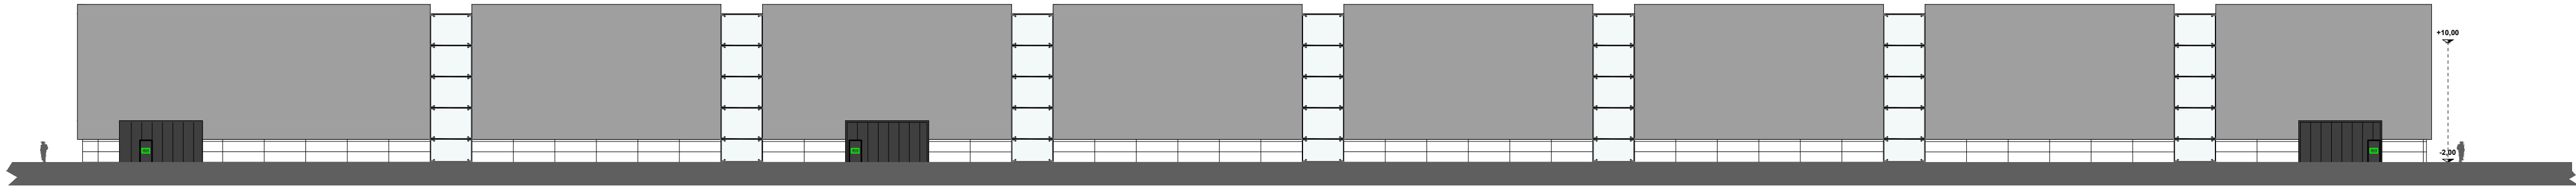

SEZIONE A-A

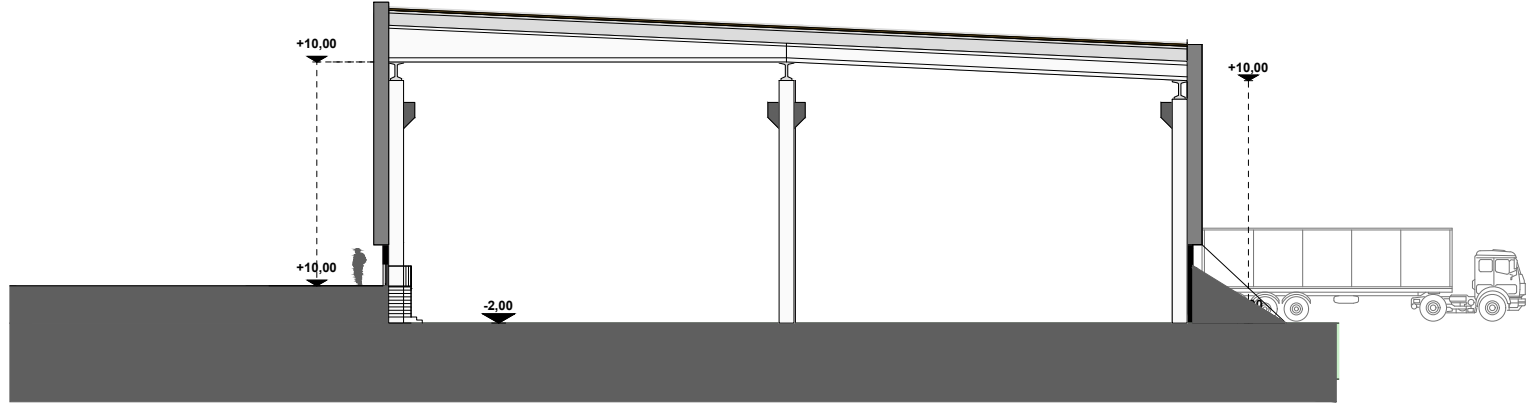

Il committente
Rinaldo Ghidini

Il progettista
Geom. Roberto Baratti

DOCUMENTO FIRMATO DIGITALMENTE

Provincia di Brescia

Comune di Brescia

SICURSTAR S.r.l.
Via Rezzole n°25
25086 Rezzato (Bs)
Tel. 030-2794125
email: info@sicurstar.it

Committente: DEPOSITI GHIDINI ROK S.r.l.
Via Francesco Castagna, 2
25125 Brescia

Scala: 1:200
Data: 27/09/2024

Indirizzo attività: Via Francesco Castagna, 2
25125 Brescia

Oggetto: Elaborato grafico allegato alla richiesta di valutazione progetto antincendio per la realizzazione di un nuovo capannone - Attività 70.2.C

Pratica: Agg. 02

Disegno: PIANTE PIANO TERRA - COPERTURA
PROSPETTI E SEZIONI

Tav. 02

LEGENDA		
	PERCORSO DI ESODO ORIZZONTALE	QUADRO ELETTRICO
	PERCORSO DI ESODO VERSO IL BASSO	RILEVATORE LINEARE DI FUMO
	PERCORSO D'EVACUAZIONE	CENTRALE ANTINCENDIO
	USCITA DI SICUREZZA	ATTACCO MOTOPOMPA VVVF
	PUNTO DI RADUNO	IDRANTE SOPRASUOLO UNI 70
	ESTINTORE CARRELLATO	IDRANTE SOTTOSUOLO UNI 70
	ESTINTORE PORTATILE	IDRANTE A MURO CON TUBAZIONE FLESSIBILE E LANCIA UNI 45
	RILEVATORE OTTICO A SOFFITTO	
	PULSANTE AZIONAMENTO MANUALE DI ALLARME	